


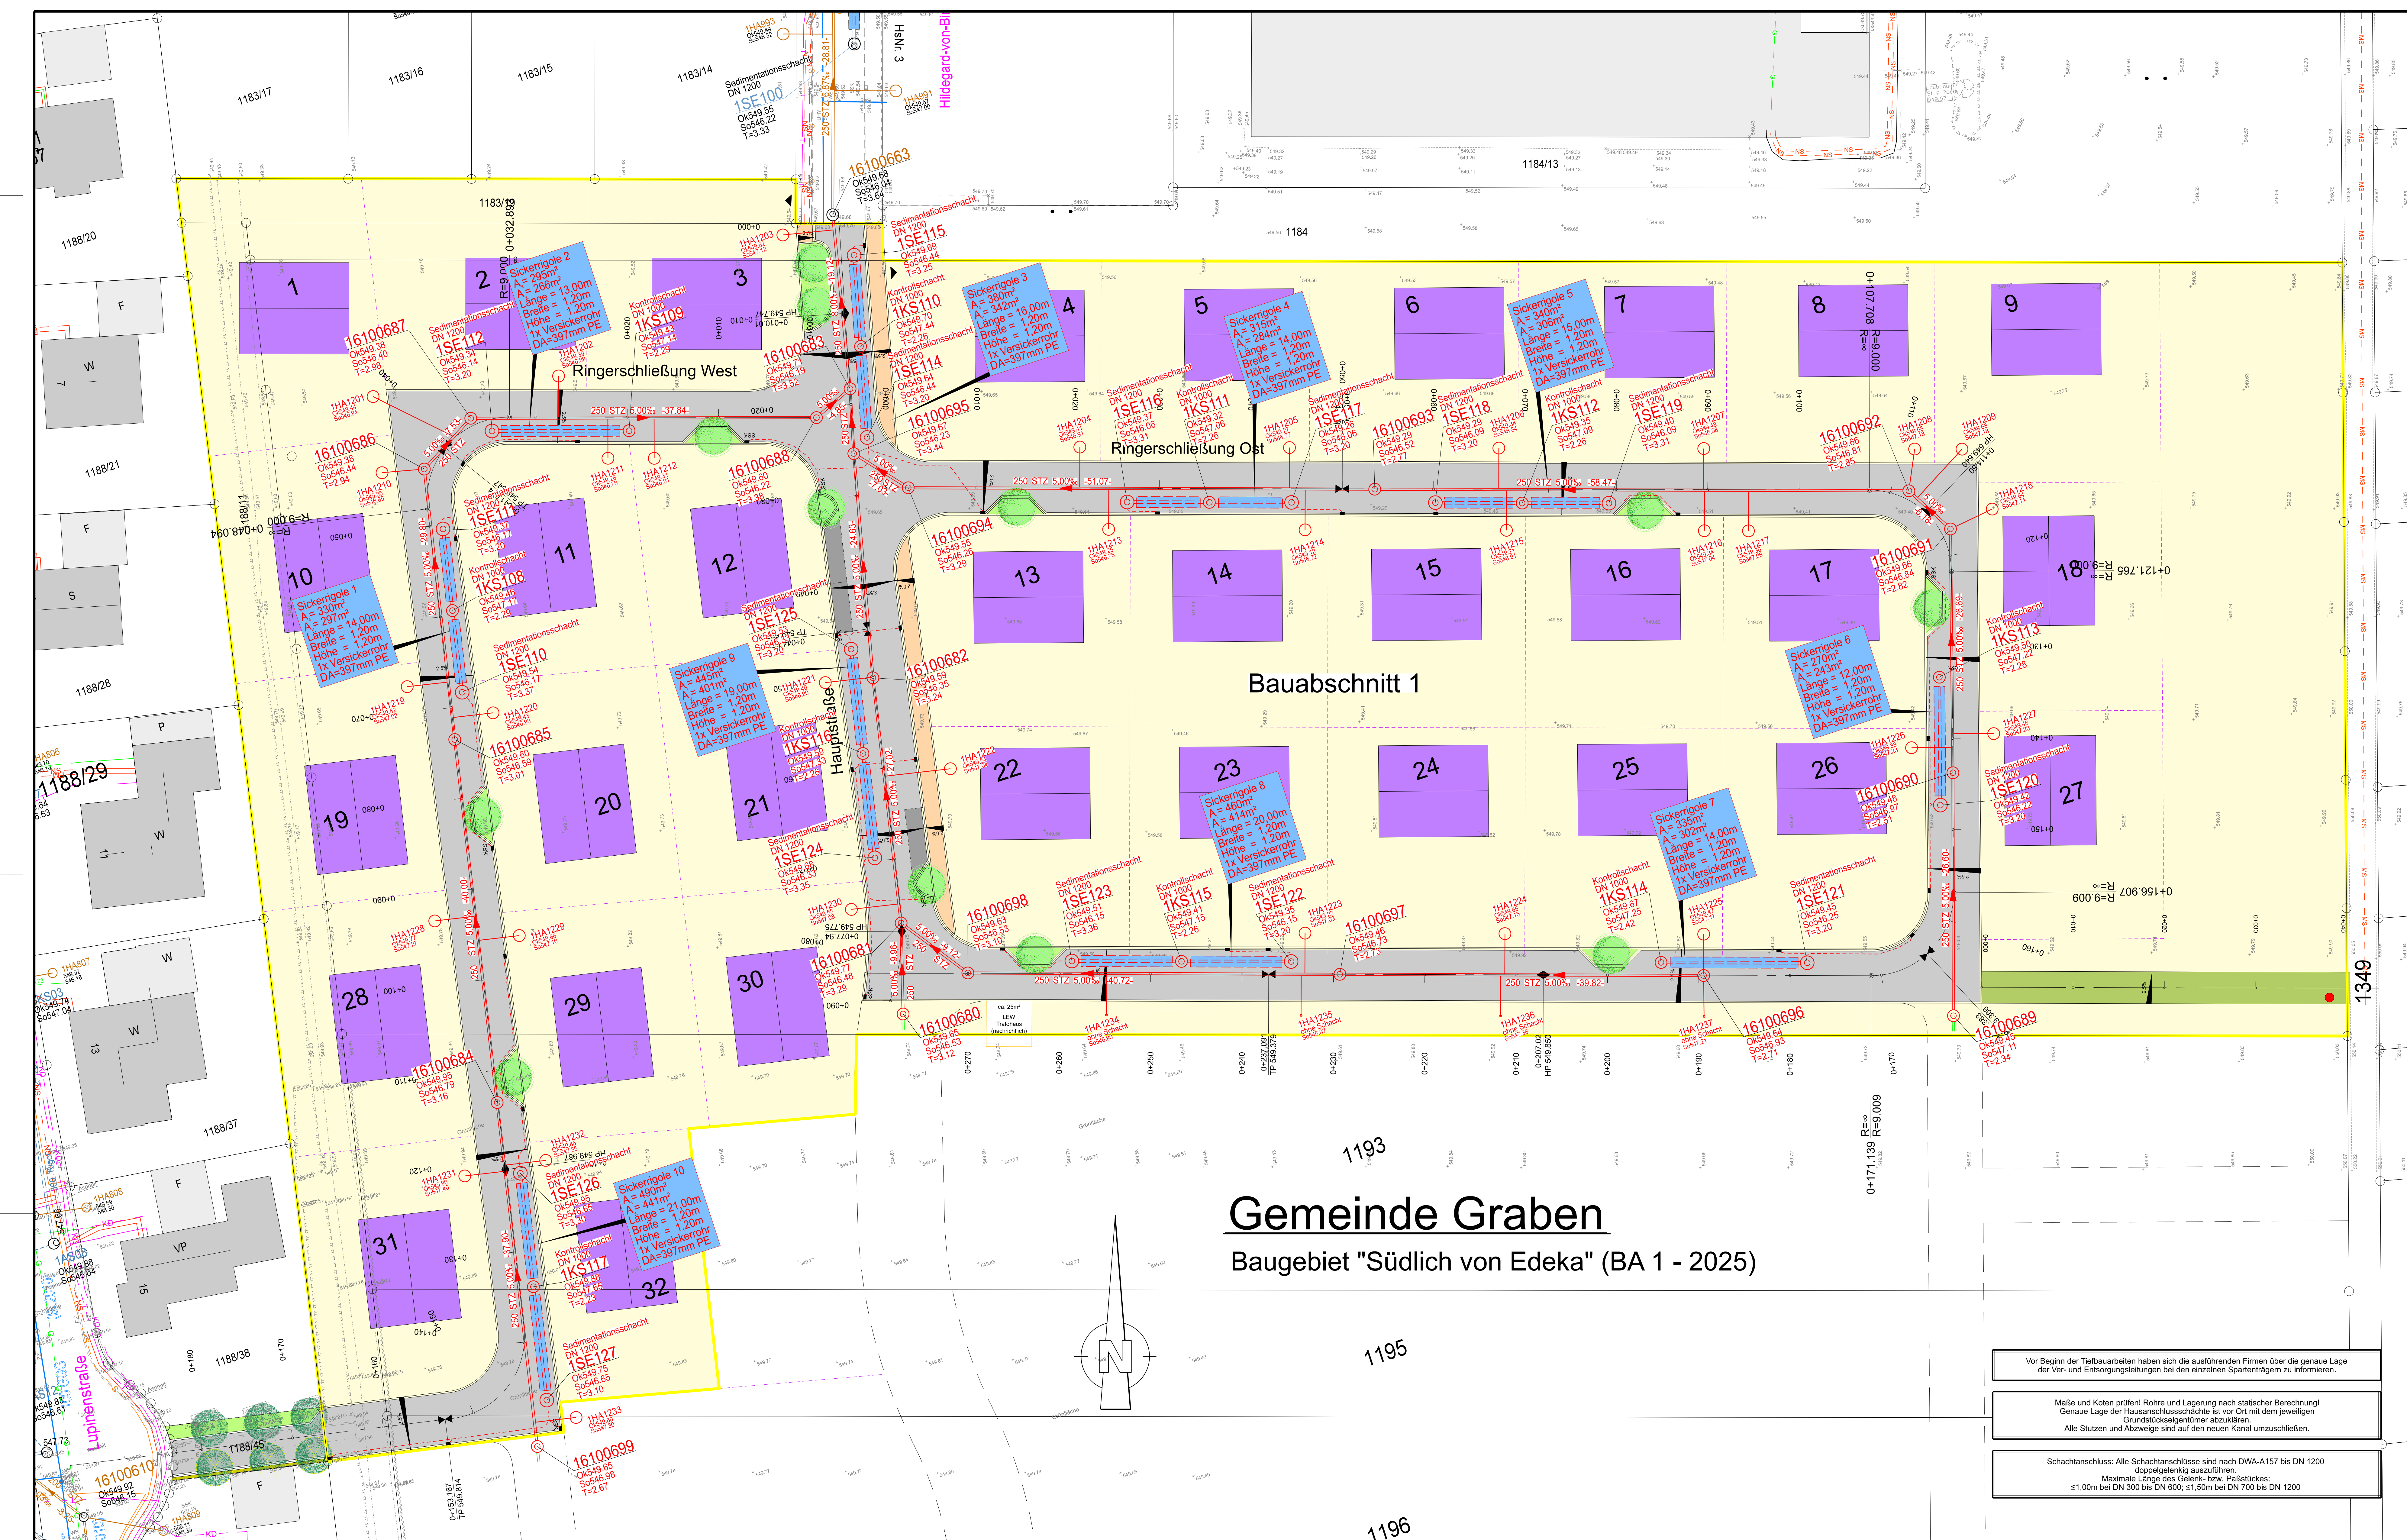

Gemeinde Graben

Baugebiet "Südlich von Edeka" (BA 1 - 2025)


Plangrundlagen:		
Höhenstatus	HS170 DHHN16 NHN-Höhen in Meter	
Lagestatus	LS489 ETRS89 UTM 32	
ALKIS	Kartengrundlage Geobasisdaten © Landesamt für Vermessung u. GeoInformation	Stand: 12.09.2024
Kanalkataster	Steinbacher CONSULT Altmannstraße 19a, 86637 Wertingen	Stand: August 2024
Wasserkataster	WZV Lechfeldgemeinden Büro Endres	Stand: September 2024
Sparten	Spartenträger Gasleitung, Telekom und Strom	Stand: September 2024
Vermessung	Steinbacher CONSULT Richard-Wagner-Straße 6, 86356 Neusäß	Stand: Dezember 2024
Bebauungsplan	Steinbacher CONSULT Richard-Wagner-Straße 6, 86356 Neusäß	Stand: März 2025
Straßenplanung	Steinbacher CONSULT Richard-Wagner-Straße 6, 86356 Neusäß	

Legende Sparten Bestand:	
	Gasleitung
	Wasserleitung
	Stromleitung
	Telekomleitung

Legende Sparten Planung:	
	Gasleitung
	Wasserleitung
	Stromleitung
	Telekomleitung
	Straßenbeleuchtung
	EZG Rigolenversicherung

Legende Kanal:	
	Bestehender Regenwasserkanal Schachtbezeichnung Deckel-, Sohlhöhe und Absturzhöhe
	Geplanter Schmutzwasserkanal Schachtbezeichnung Deckel-, Sohlhöhe und Absturzhöhe
	Bestehender Schmutzwasserkanal Schachtbezeichnung Deckel-, Sohlhöhe und Absturzhöhe
	Bestehender Schmutzwasserkanal Schachtbezeichnung Deckel-, Sohlhöhe und Absturzhöhe
	Bestand Regenwasser Straßensinkkasten SSK Bezeichnung
	Geplante Regenwasser- Versickerungsrigole
	Geplanter Schmutzwasser- Versickerungsschacht Bezeichnung

Gemeinde Graben

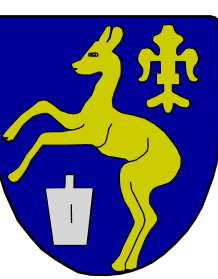

Der Bauherr:			
..... /			
Projekt: Abwasserbeseitigung für das Baugebiet "Südlich von Edeka" - Bauabschnitt 1 (2025)			
Plan: Lageplan Entwässerung	Ausführungsplanung Proj.Nr.: 1 24 233 Datum: Neusäß, den 03.02.2025		
Vermessen:	Bestand gezeichnet:		
Entworfen:	Planung gezeichnet:		
Geprüft:	Bauleitung:		
Maßstab: 1:250 Plangröße: 0.90qm Plan-Nr.: 124233-07a-KP Beilage-Nr.:			
Index	Datum	Art der Änderung	Name
a	10.03.2025	Straßenverlängerung bis zur Lupinenstraße	Th. Wolf
b			
c			
WASSER VERKEHR RAUM VERMESSUNG GIS UMWELT TECHNIK BETRIEBUNG PLANUNG			
Richard-Wagner-Straße 6 86356 Neusäß Tel.: 0821/46059-0 Fax.: 0821/46059-99		 Steinbacher CONSULT ... invent the future Ingenieurgesellschaft mbH & Co.KG www.steinbacher-consult.com info@steinbacher-consult.com	
		Altmannstraße 19 A 86637 Wertingen Tel.: 08272/9956-0 Fax.: 08272/9956-99	
URHEBERRECHTLICH GESCHÜTZT VERWELFÄLTIGUNG UND WEITERGABE AN DRITTE UNZULÄSSIG UND STRAFBAR			

Vor Beginn der Tiefbauarbeiten haben sich die ausführenden Firmen über die genaue Lage der Ver- und Entsorgungsleitungen bei den einzelnen Spartenträgern zu informieren.

Maße und Koten prüfen! Rohre und Lagerung nach statischer Berechnung! Genaue Lage der Hausanschlüsse ist vor Ort mit dem jeweiligen Grundstückseigentümer abzuklären. Alle Stützen und Abzweige sind auf den neuen Kanal umzuschleifen.

Schachttanschluss: Alle Schachttanschlüsse sind nach DWA-A157 bis DN 1200 doppelgängig auszuführen. Maximale Länge des Gelenk- bzw. Paßstückes: 1,00m bei DN 300 bis DN 600; 1,50m bei DN 700 bis DN 1200